
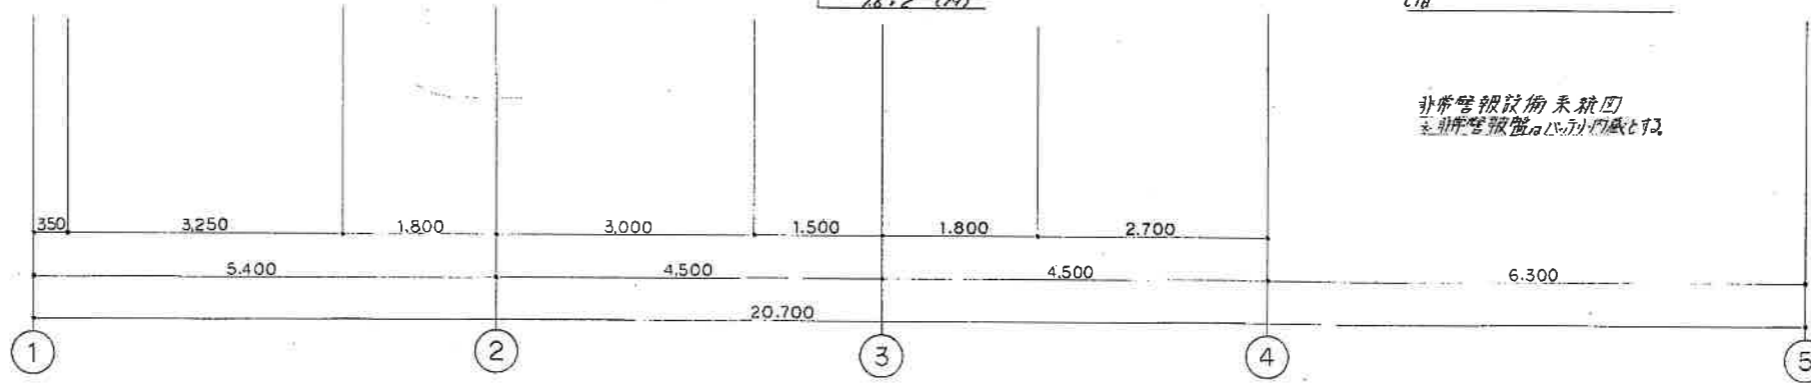


非常警報技術系統図  
 非常警報装置の設置位置

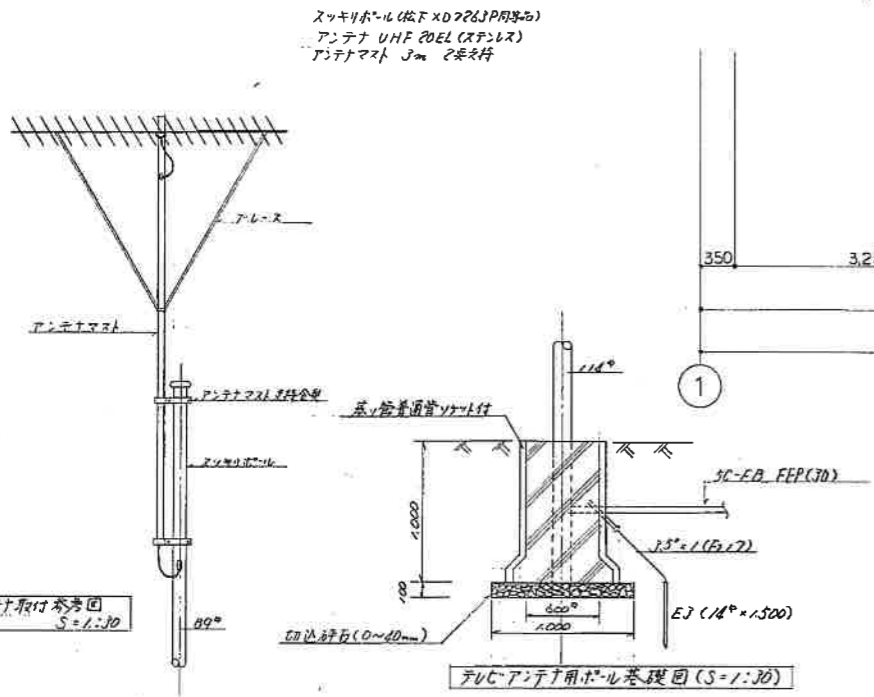

1階平面図 S:1:50

### 竣工図

年度	昭和62年度		
事業名	農村地域定住促進対策事業		
工事名	緑地等利用施設整備事業		
図面名	55号非常警報設備(1)		
縮尺	1:50	図面番号	E-8
設計年月日	昭和62年5月 日		
磯丹町			