

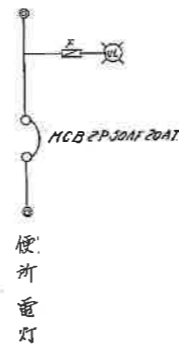



— VWF 16 x 2C
 # " 20 x 2C
 # " 16 x 2C
 11) 17) 7-7ル口常緑能く保護等

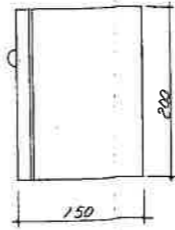

便所電灯設備 3:1/50

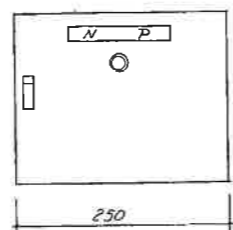

銅板製 (メラミン焼付塗装)

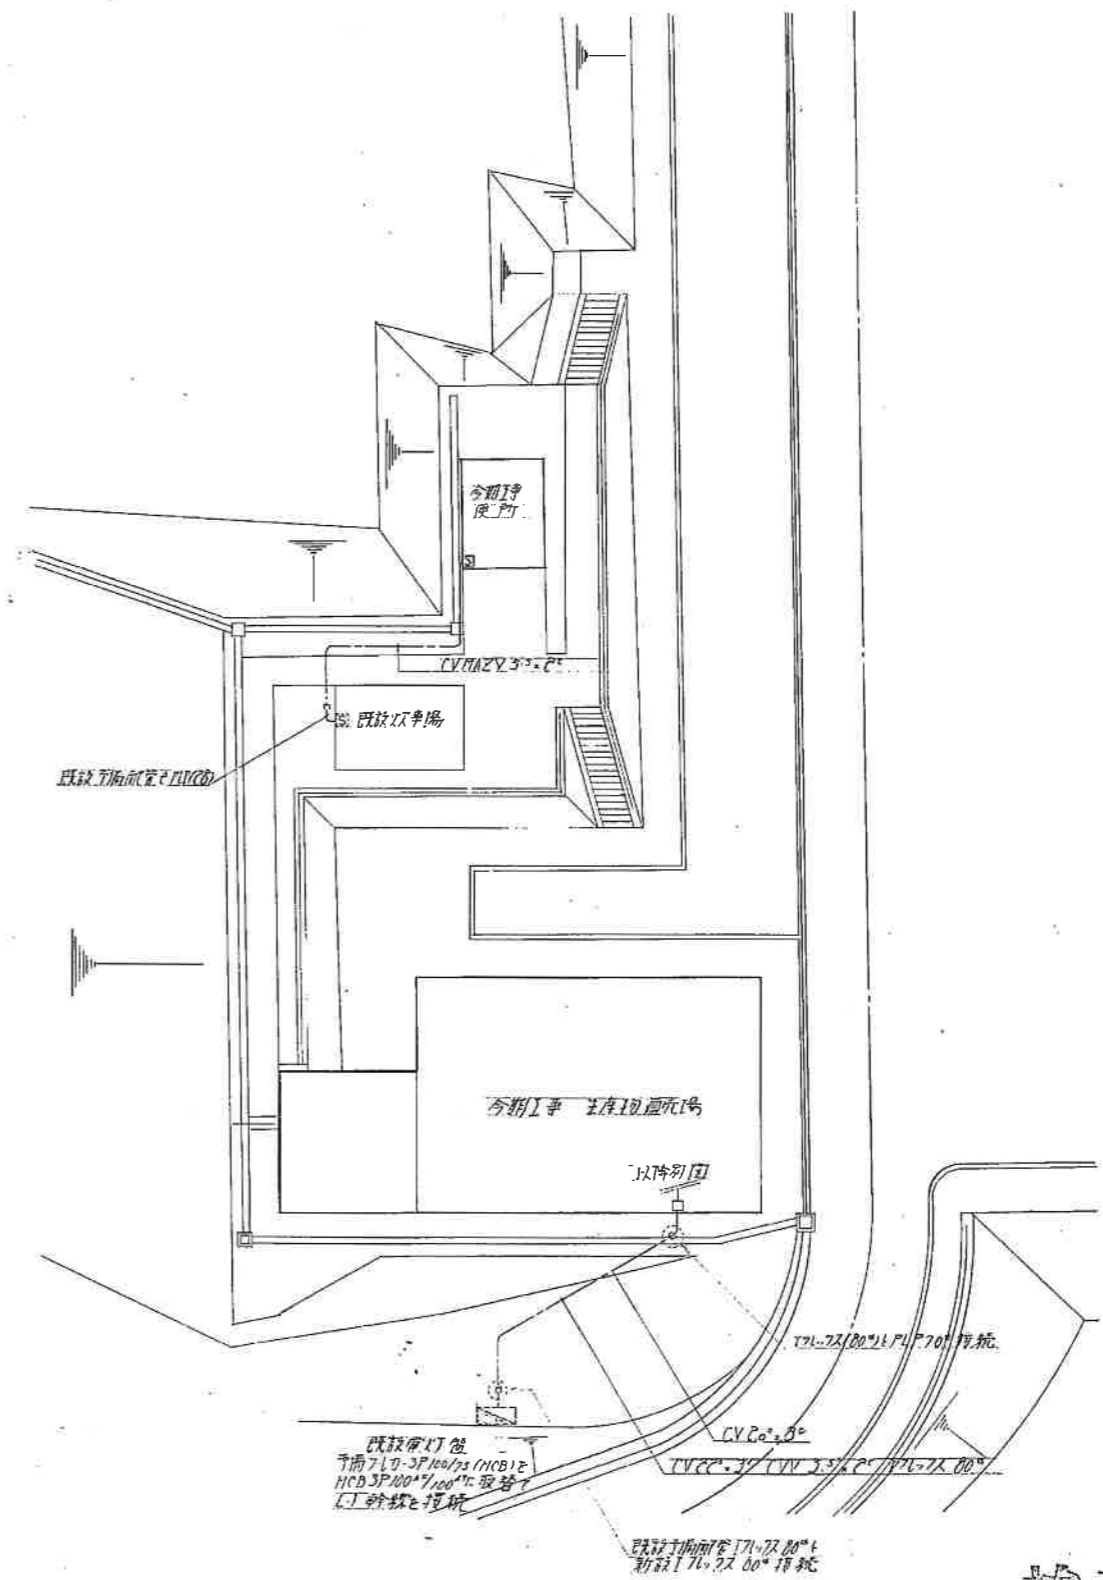

配置図 3:1/200

竣工図

年度	昭和 62 年度		
事業名	農村地域定住促進対策事業		
工事名	緑地等利用施設整備事業		
図面名	便所電灯設備, 配置図		
縮尺	1:50 1:200	図面番号	E-2
設計年月日	昭和62年 5 月 日		
旗 丹 町			