


衛生器具表

名称	記号	数量	単位	備考
高圧水栓式和風大便器	ATJ 200	1	2	ロータンク 巻紙器付
高圧水栓式小便器	ATU 120	3	1	ストール型
手洗い器	L 230	1	1	Sトラップ
掃除機	SK 22A	1	-	-
仕切板	A 100	1	1	-
水石けん入	TS 126AS	1	1	-
仮化粧鏡	TS 119AE	1	1	鏡縁防止型
自在水栓	T 130AR	-	-	2 C-1 H-1

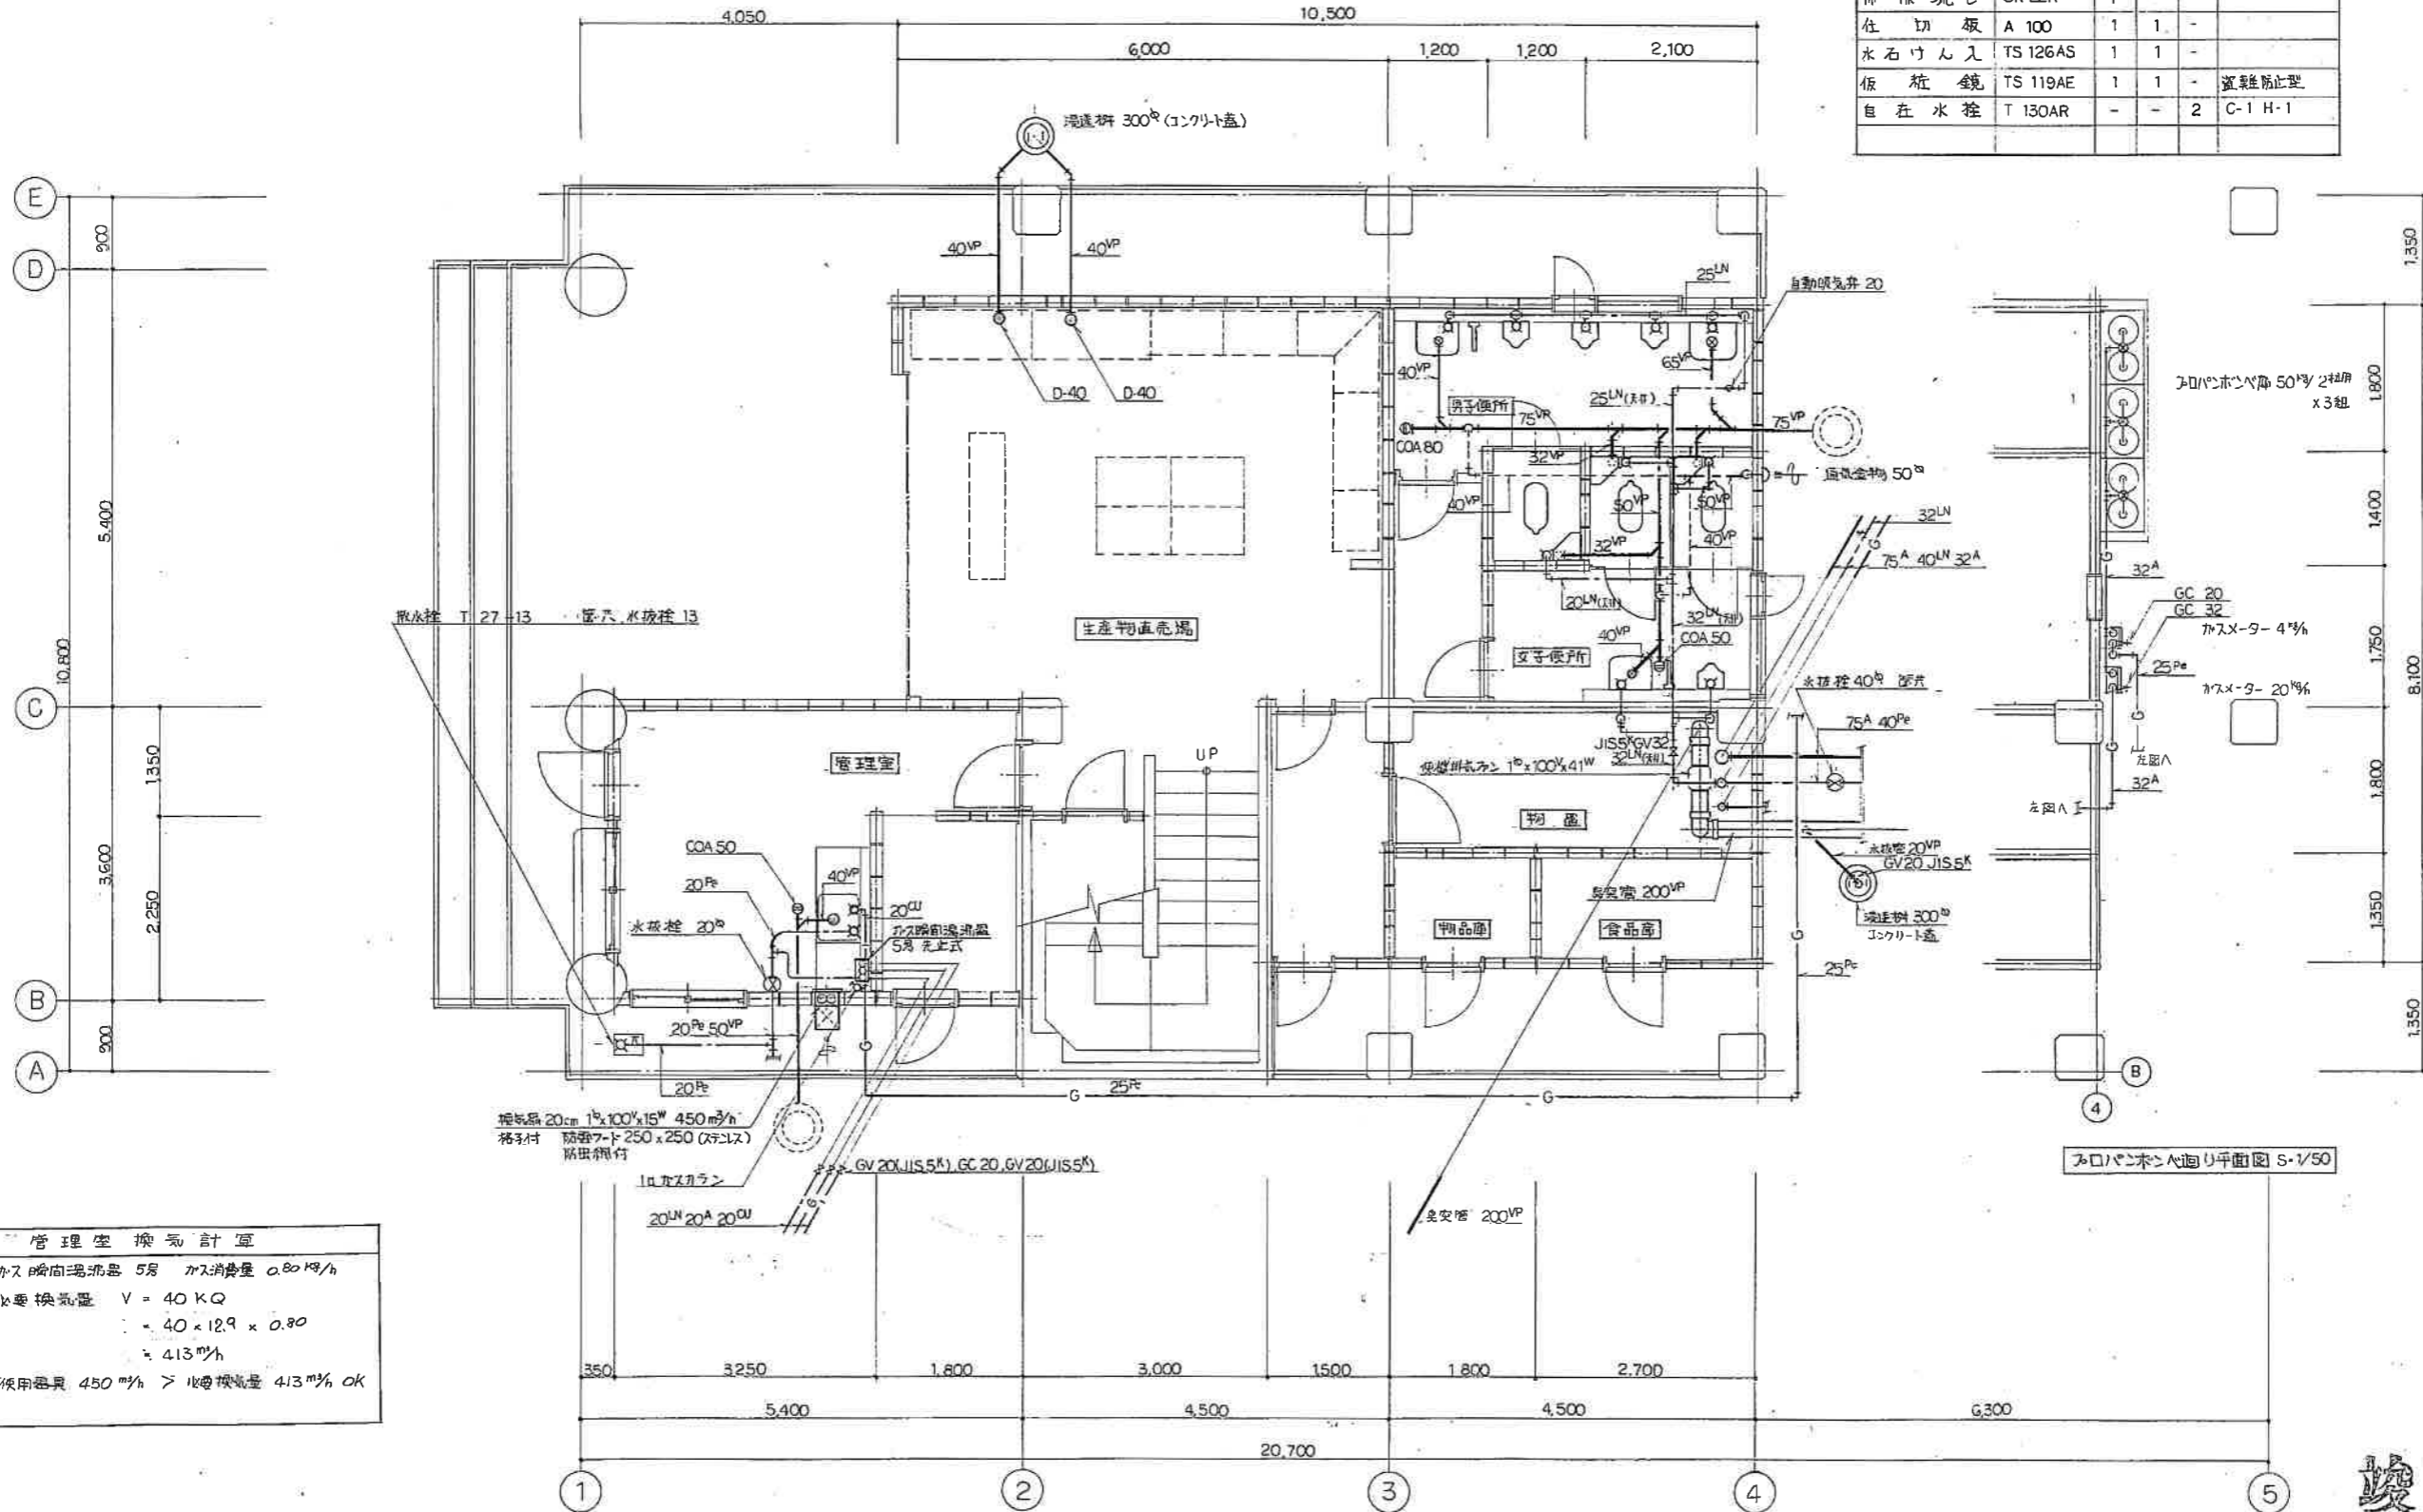

管理室換気計算	
ガス暖房湯沸器 5号	ガス消費量 0.80 m <sup>3</sup> /h
必要換気量	V = 40 KQ
	= 40 × 12.9 × 0.80
	= 413 m <sup>3</sup> /h
換気器具 450 m <sup>3</sup> /h	> 必要換気量 413 m <sup>3</sup> /h OK

1階平面図 S-1/50

竣工図

年度	昭和62年度		
事業名	農村地域定住促進対策事業		
工事名	緑地等利用施設整備事業		
図面名	管理用1階平面図		
縮尺	1/50	図面番号	M-4
設計年月日	昭和62年5月 日		
發 丹 町			