



便所棟平面図 S-1/50

衛生器具表

名称	記号	数量	備考
面水栓及洗面器	ATJ 200	1 3	0-9-7 洗面器天
洗面水栓及小便器	ATU 120	3 -	スト-ル型
排水栓	T 23A-13	2 2	
化粧鏡	TS 119AE5	2 2	高難防止型
手洗い器	L-5	2 2	S1707

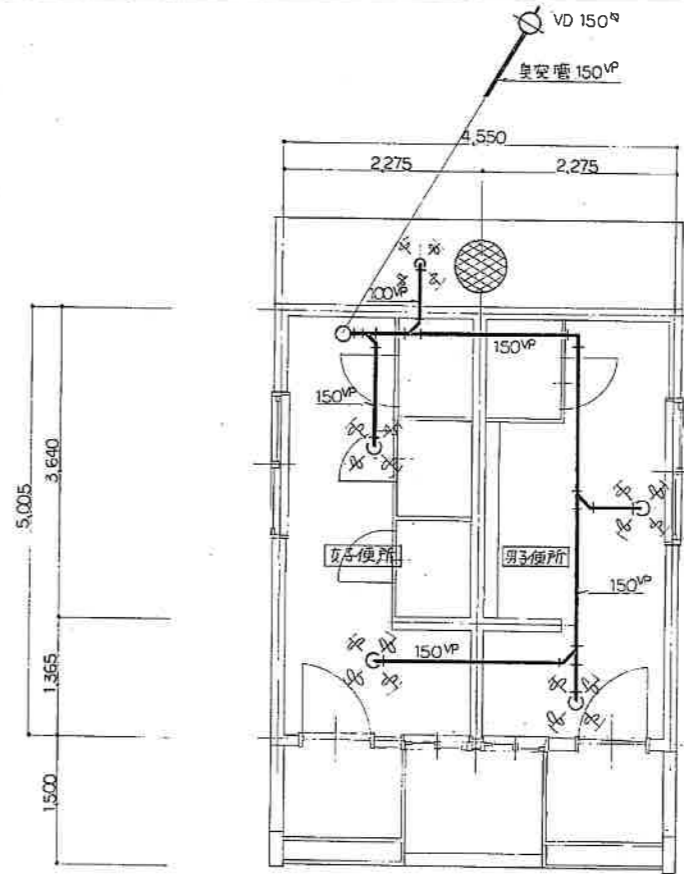

便所棟便槽内臭突管配管図 S-1/50

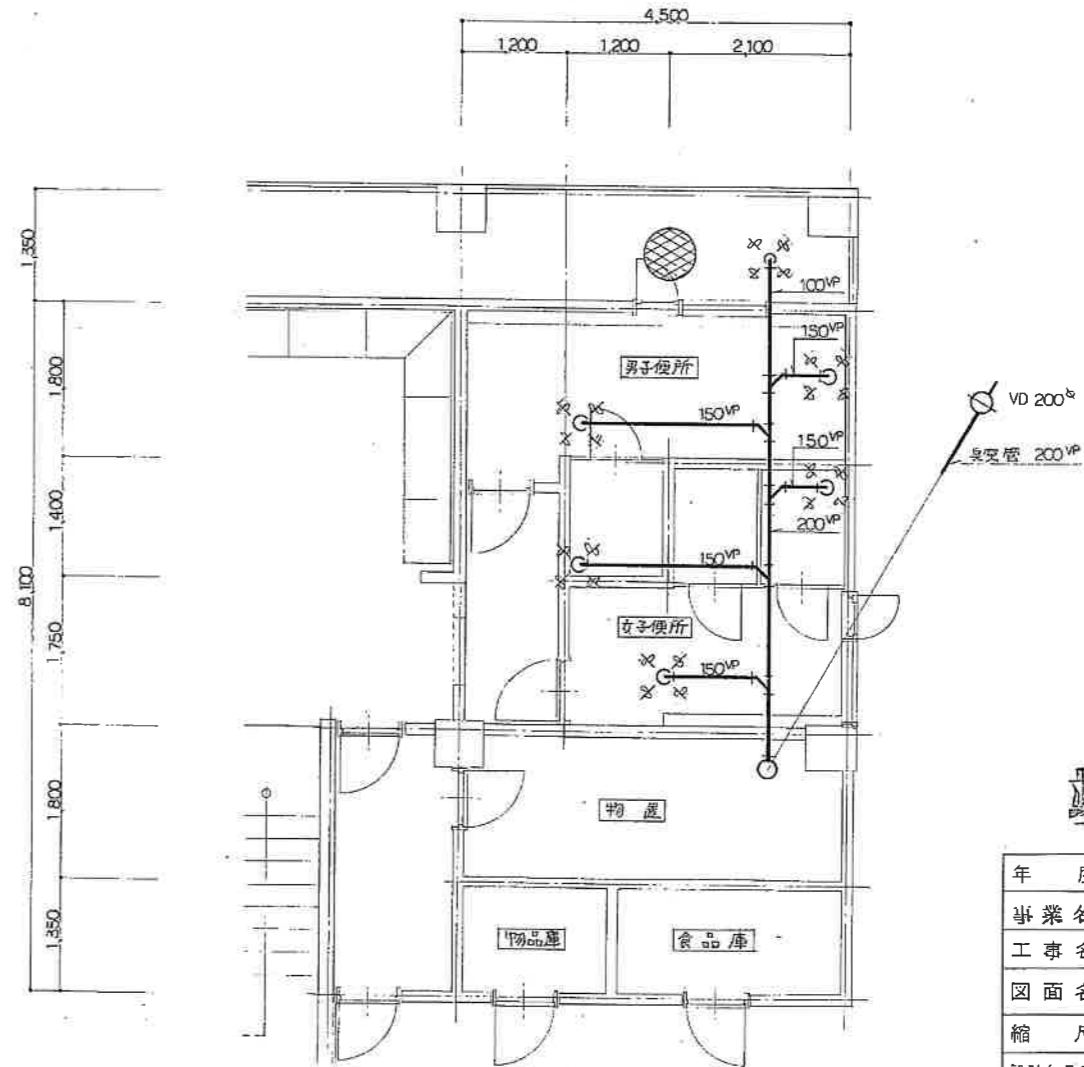

管理用便所便槽内臭突管配管図 S-1/50

竣工図

年度	昭和62年度
事業名	農村地域定住促進対策事業
工事名	緑地等利用施設整備事業
図面名	便所棟平面図 便所棟管理用臭突管配管図
縮尺	1/50 図面番号 M-7
設計年月日	昭和62年5月 日
菟野 剛	